


RZUT PRZYZIEMI
INSTALACJA GAZOWA
1:100

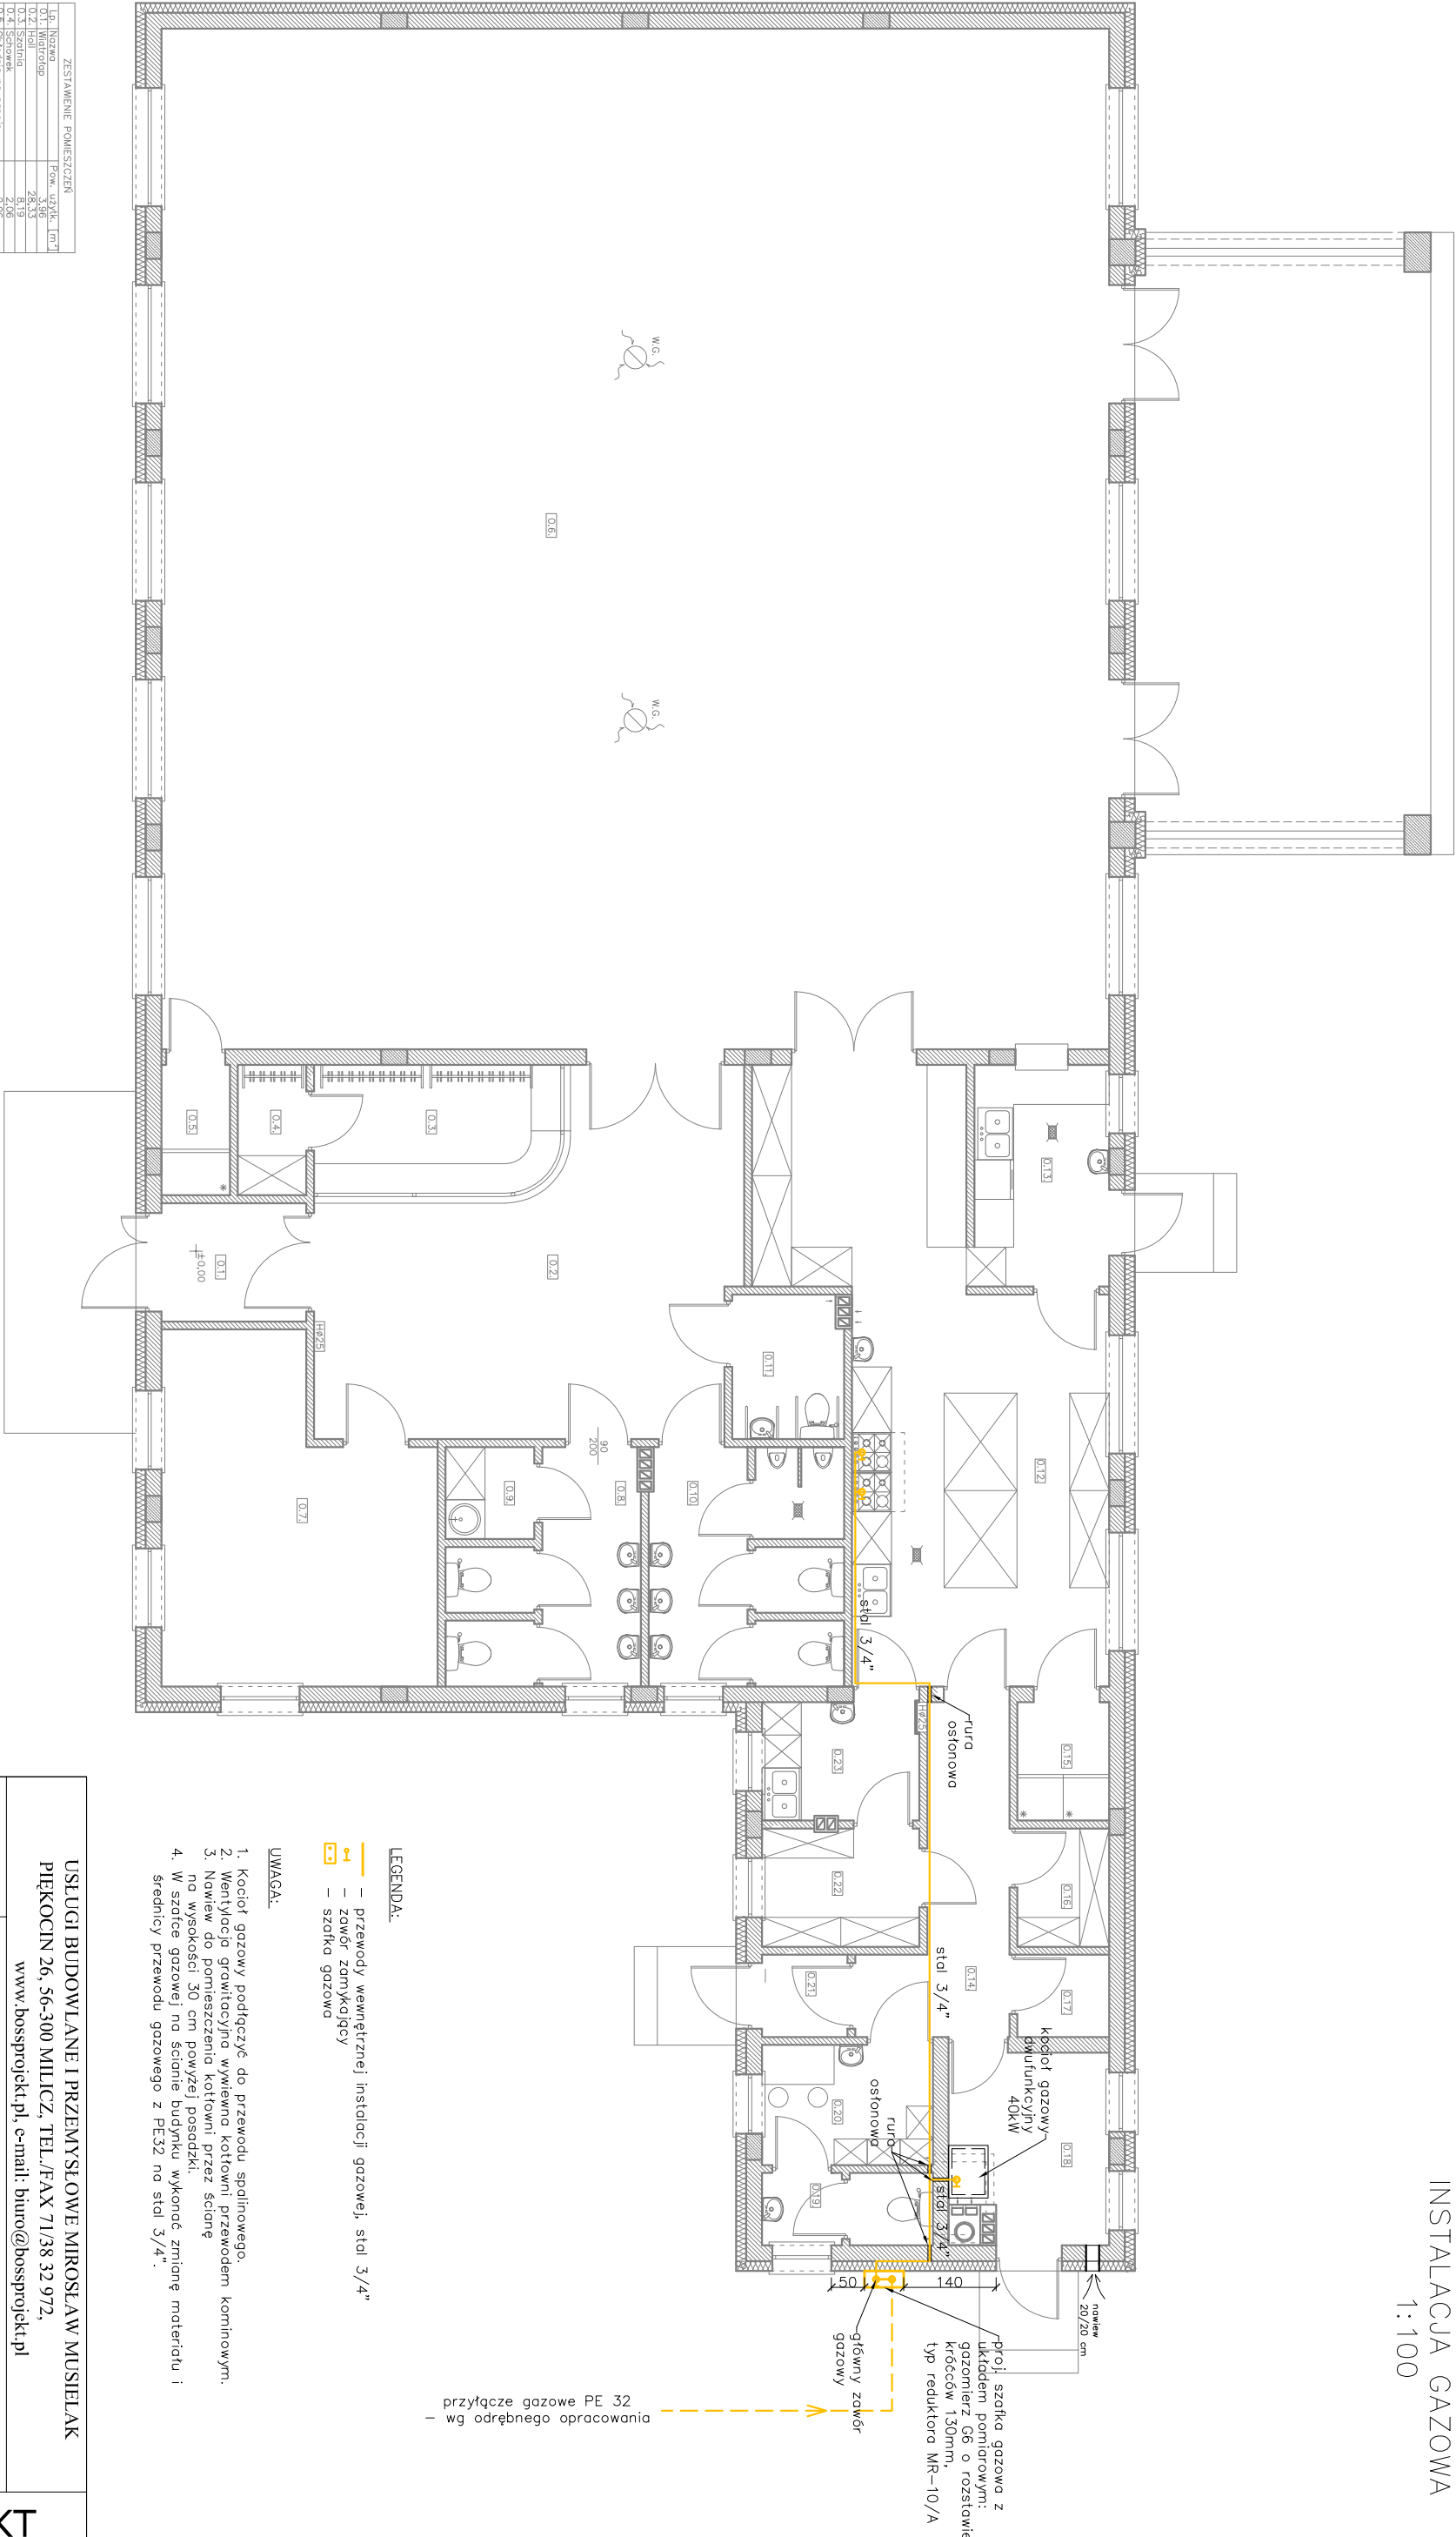

- LEGENDA:**
- przewody wewnętrznej instalacji gazowej, stal 3/4"
 - zawór zamykający
 - szafka gazowa

- UWAGA:**
- Kocioł gazowy podłączyć do przewodu spalinowego.
 - Wentylacja grawitacyjna wymienna kotłowni przewodem kominowym.
 - Nowiew do pomieszczenia kotłowni przez ścianę na wysokości 30 cm powyżej posadzki.
 - W szafce gazowej na ścianie budynku wykonać zmianę materiału i średnicy przewodu gazowego z PE32 na stal 3/4".

ZESTAWIENIE POMIESZCZEN		
Lp.	Nazwa	Pow. użytk. [m ²]
0.1	Wiatrołap	3,98
0.2	Hall	28,33
0.3	Schodki	2,08
0.4	Schodki	2,08
0.5	Oficyna no nagrob	223,64
0.6	Sto wielofunkcyjn	6,34
0.7	Łazienka	2,10
0.8	Toalet damskie	2,10
0.9	Pom. porządkowe	10,29
0.10	Pom. porządkowe	10,29
0.11	Pom. porządkowe	10,29
0.12	Pom. porządkowe	10,29
0.13	Pom. porządkowe	10,29
0.14	Pom. porządkowe	10,29
0.15	Pom. porządkowe	10,29
0.16	Pom. porządkowe	10,29
0.17	Pom. porządkowe	10,29
0.18	Pom. porządkowe	10,29
0.19	Pom. porządkowe	10,29
0.20	Pom. porządkowe	10,29
0.21	Pom. porządkowe	10,29
0.22	Pom. porządkowe	10,29
0.23	Pom. porządkowe	10,29

Rozem pow. użytkowe: 392,35 m²

USŁUGI BUDOWLANE I PRZEMYSŁOWE MIROSŁAW MUSIELAK			
PIĘKOCIN 26, 56-300 MILICZ, TEL./FAX 71/38 32 972,			
www.bossprojekt.pl, e-mail: biuro@bossprojekt.pl			
NAZWA PROJEKTU		BUDOWA OŚRODKA KULTURY I INICJATYW LOKALNYCH	
LOKALIZACJA		PODPIS	
INST. SANITARNA		DZ. NR 689/2 AM I OBIEK B CZESZÓW, GMINA ZAWONIA	
SPR. INST. SANIT.		M. GRZEŚKOWIAK NR UPB. WKP/0412/PROS/15, SPEC. INST. SANIT.	
PROJEKTANT		W. WARKOCZ NR UPB. UAN/742-37/93, SPEC. INST. SANITARNE	
ASYST. PROJEKT.		LAURA JARECKA	
INWESTOR		GMINA ZAWONIA, UL. TRZEBNICKA 11, 55-106 ZAWONIA	
RYSUNEK		RZUT PRZYZIEMIENIA - INSTALACJA GAZOWA	
		SKALA 1:100	
		RYS. NR 15-3	
		DATA 26.06.2018	