


RZUT PRZYZIEMI
INSTALACJA ELEKTRYCZNA
1:100

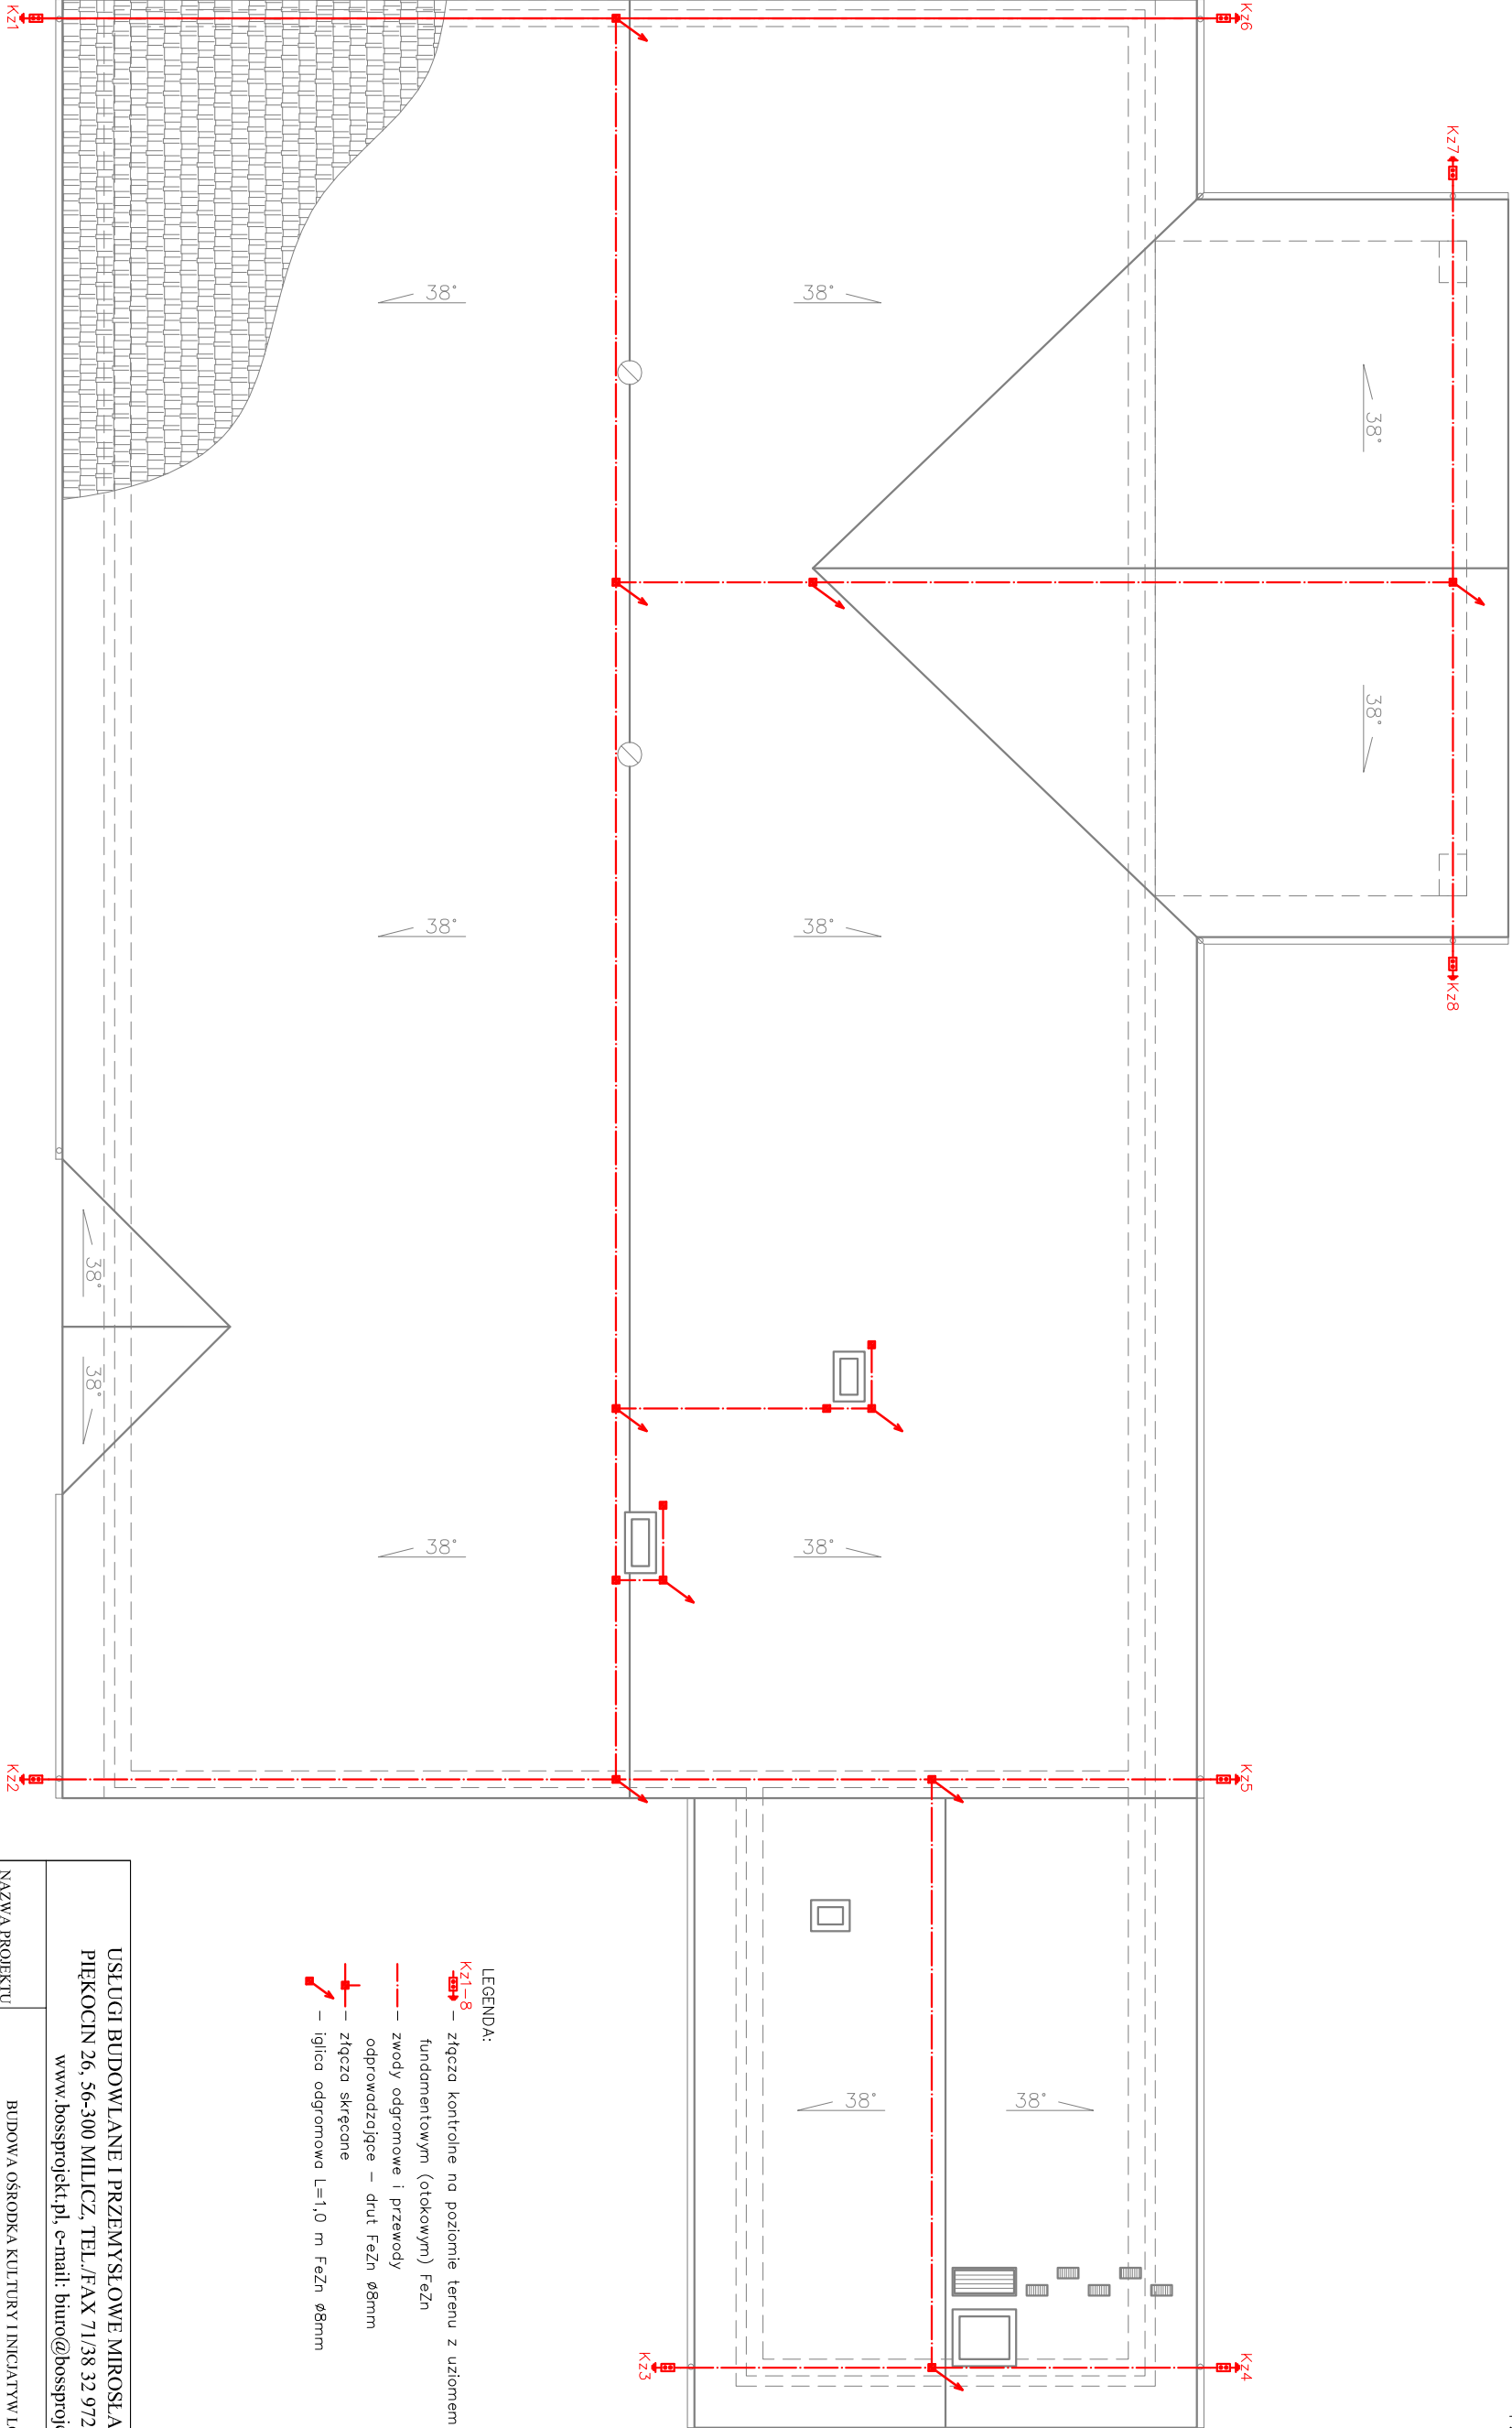

- LEGENDA:
- Kz1-8** – złącza kontrolne na poziomie terenu z uziomem fundamentowym (otokowym) FeZn
 - Kz21-8** – złącza kontrolne na poziomie terenu z uziomem fundamentowym (otokowym) FeZn
 - — — zwoły odgromowe i przewody odgromadzojce – drut FeZn ø8mm
 - — — złącza skręcane
 - — — iglica odgromowa L=1,0 m FeZn ø8mm

USŁUGI BUDOWLANE I PRZEMYSŁOWE MIROSLAW MUSIELAK PIĘKOCIN 26, 56-300 MILICZ, TEL./FAX 71/38 32 972, www.bossprojekt.pl, e-mail: biuro@bossprojekt.pl			
NAZWA PROJEKTU		BUDOWA OŚRODKA KULTURY I INICJATYW LOKALNYCH - PROJEKT ZAMIENNY	
LOKALIZACJA	CZESZÓW, UL. TRZEBNICKA DZ. NR 689/2 AM 1 OBRĘB CZESZÓW, GMINA ZAWONIA M. DUDK. NR UPR. 506/01/DUW. SPEC. INSTALACJE ELEKTRYCZNE M. STANIEK NR UPR. WKP-04-9/PWOE/16, SPEC. INST. ELEKTRYCZ.		PODPIS
	INST. ELEKTRYCZ.		
	SPR. INST. ELEKTR.		
PROJEKTANT			
ASYST. PROJEKT.		LAURA JARECKA	
INWESTOR	GMINA ZAWONIA, UL. TRZEBNICKA 11, 55-106 ZAWONIA		DATA 26.06.2018
RYSUNEK	RZUT PRZYZIEMI - INSTALACJA ELEKTR.	SKALA 1:100	RYS. NR IE-1