

RZUT PRZYZIEMIA - OGRZEWANIE

LEGENDA SYMBOLI ELEKTRYCZNYCH:


zasilanie

powrót

- Grzejnik elektryczny

R.P. rozdzielacz ogrzewania podłogowego

K.G. kocioł gazowy kondensacyjny

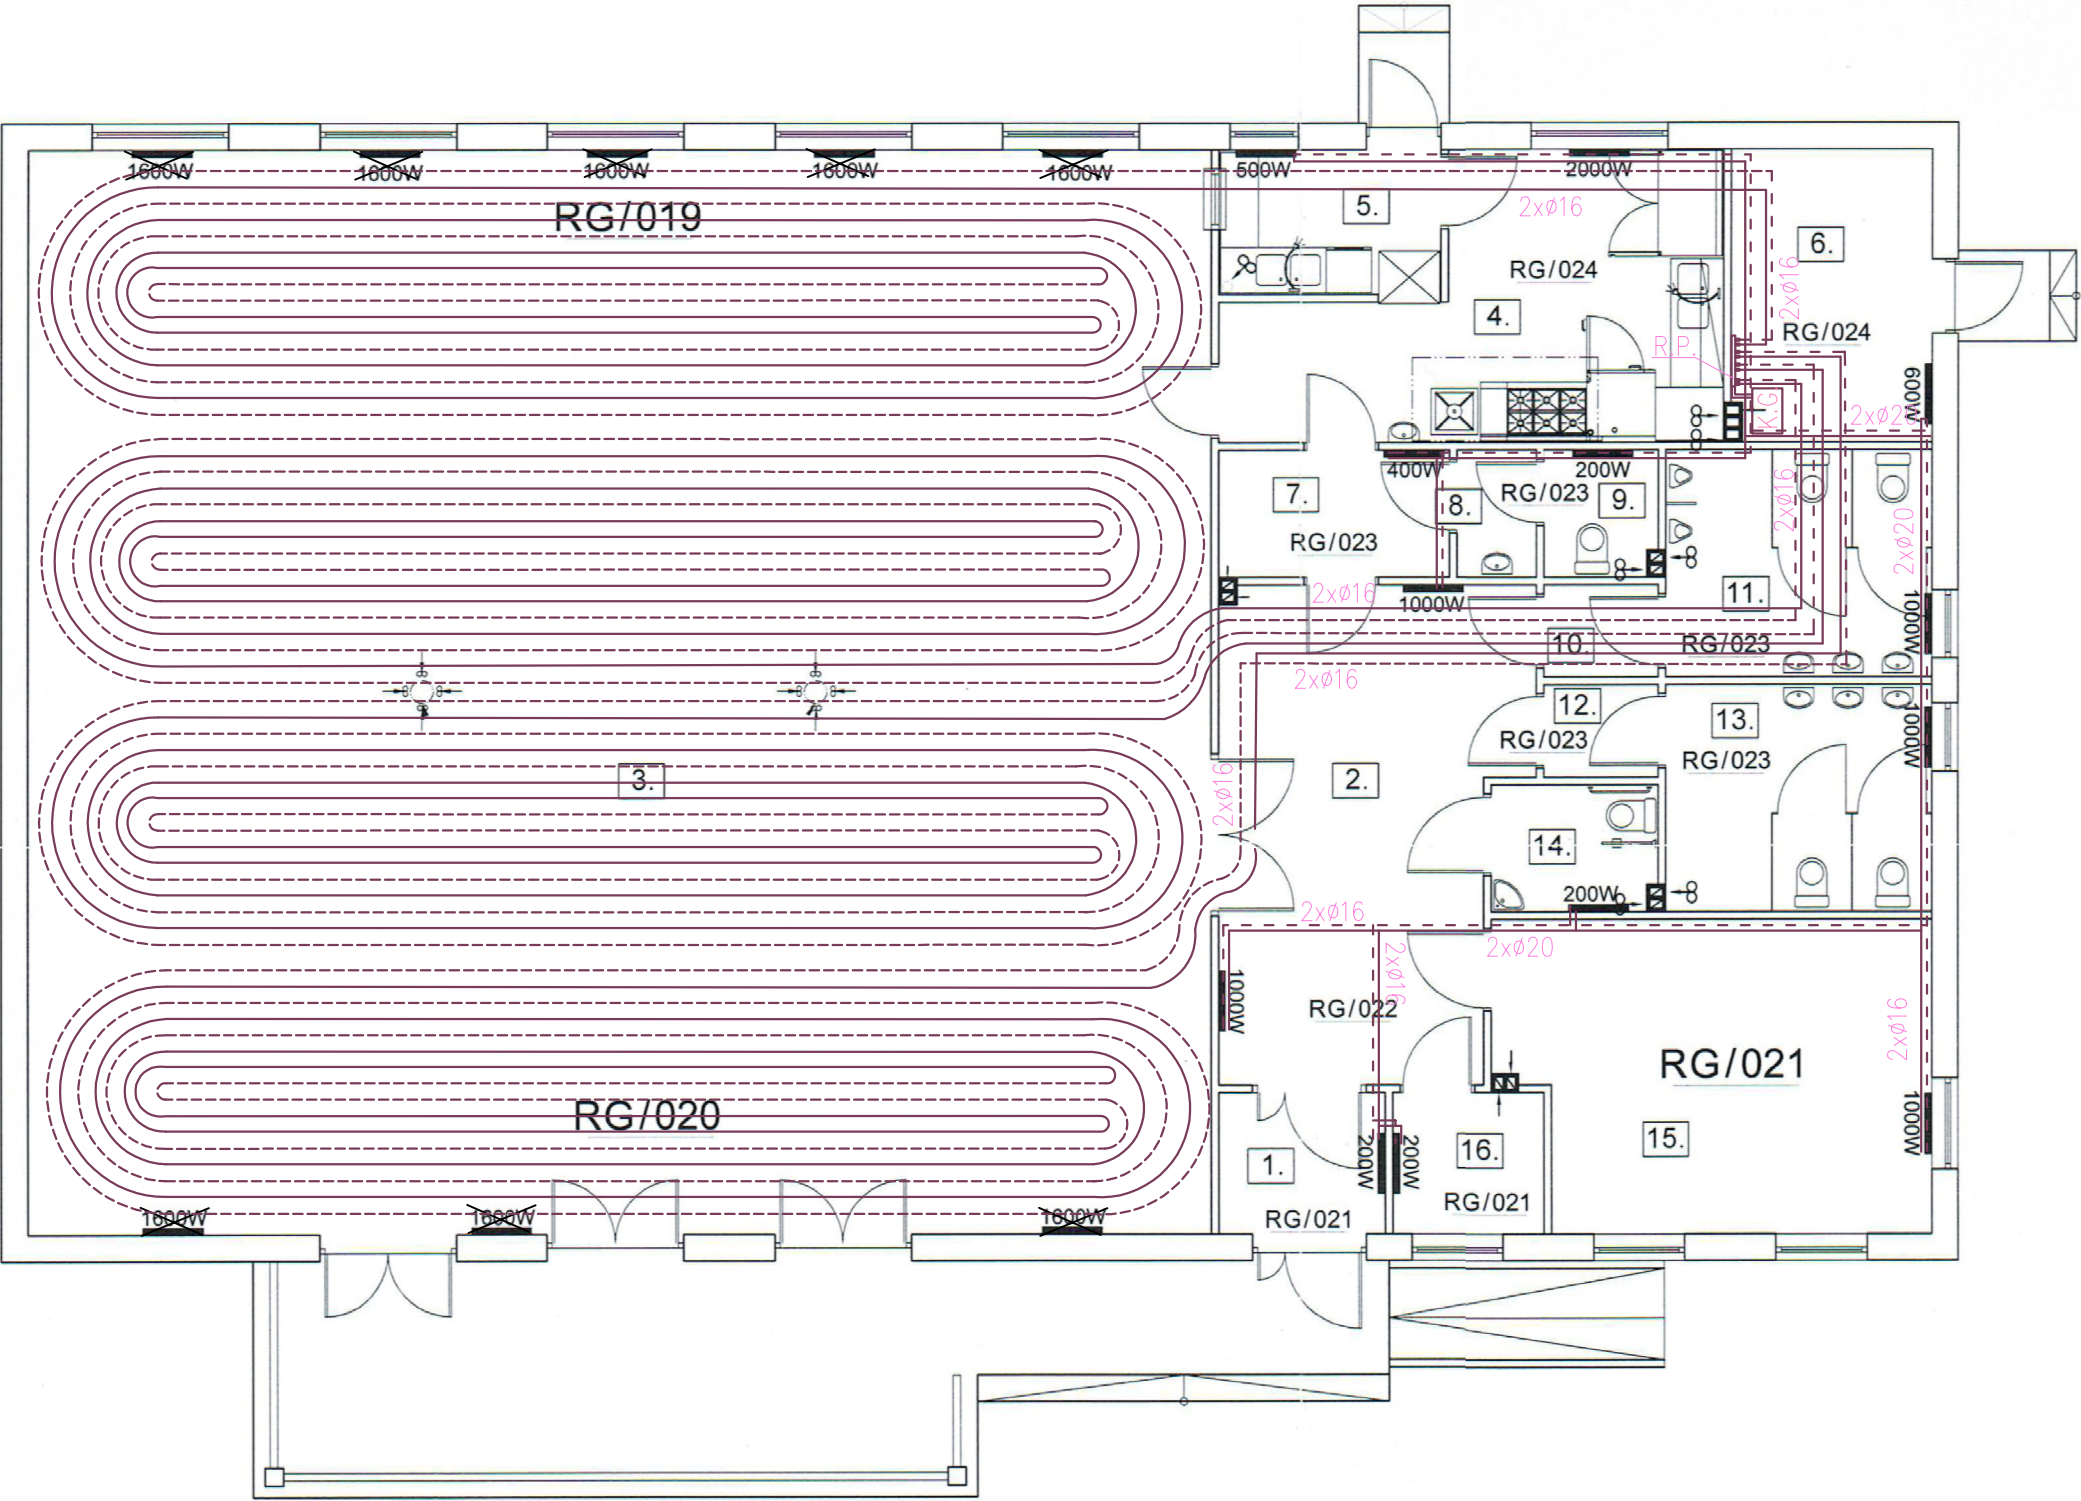

ZESTAWIENIE POMIESZCZEŃ WG. RYSUNKÓW ARCHITEKTURY

Bilans powierzchni			
Nr	Nazwa pomieszczenia	Pow. netto [m2]	Posadzka
1	Sień	4,17	Wykładzina rulonowaDLW
2	Komunikacja	24,57	Wykładzina rulonowaDLW
3	Światlica	225,30	Wykładzina rulonowaDLW
4	Kuchnia	19,63	Gres
5	Zmywalnia naczyń	5,69	Gres
6	Magazyn podręczny	10,34	Gres
7	Pomieszczenie obsługi	4,72	Gres
8	Przedśionek	2,10	Terakota
9	WC obsługi	2,47	Terakota
10	Przedśionek	1,77	Terakota
11	WC męskie	10,53	Terakota
12	Przedśionek	1,80	Terakota
13	WC damskie	10,55	Terakota
14	WC niepełnosprawnych	3,69	Terakota
15	Biuro	22,72	Wykładzina rulonowaDLW
16	Szatnia	3,63	Wykładzina rulonowaDLW
Razem powierzchnia netto (Pn):		353,88	

JT			DESIGN & PROJEKT arch. Justyna Turlińska-Górzny tel. kom. 0 509 093 621 Nieżywiec 104 77-300 Człuchów tel. kom. 0 605 835 076 e-mail: jt-projekt@wp.pl
Obiekt:	Adres:	ŚWIETLICA WIEJSKA SW-01B	Skala 1:100
Nazwa rysunku:	RZUT PRZYZIEMIA-OGRZEWANIE		Rys. nr E-3
Autor opracowania:	Imię i Nazwisko uprawnienia	Data Podpis	
Instalacje elektryczne	MAREK ZNAJDEK Upr. bud. nr UAN-KZ-7210/36/89 Upr. bud. nr AUB-KZ-7210/75/90 do projektowania w specjalności instalacyjno-inżyniernej	15.11.2014r.	
Adaptujący:	Imię i Nazwisko uprawnienia	Data Podpis	
Instalacje elektryczne			
Sprawdzający:	Imię i Nazwisko uprawnienia	Data Podpis	
Instalacje elektryczne			

PRACOWNIA PROJEKTOWA arch. Justyna Turlińska-Górzny EGZEMPLARZ ORYGINALNY