


MAPA ZASADNICZA

SKALA 1:1000


Poświadcza się zgodność niniejszej kopii z treścią materiału państwowego zasobu geodezyjnego i kartograficznego	
Organ prowadzący państwowy zasób geodezyjny i kartograficzny	STAROSTA TRZEBNICKI
Nazwa materiału zasobu R1V16	MAPA ZASADNICZA
Identyfikator ewidencyjny materiału zasobu	P.0220.2016.3058
Data wykonania kopii	2019.08.26
Imię, nazwisko i podpis osoby reprezentującej organ	Aleksandra Nurek

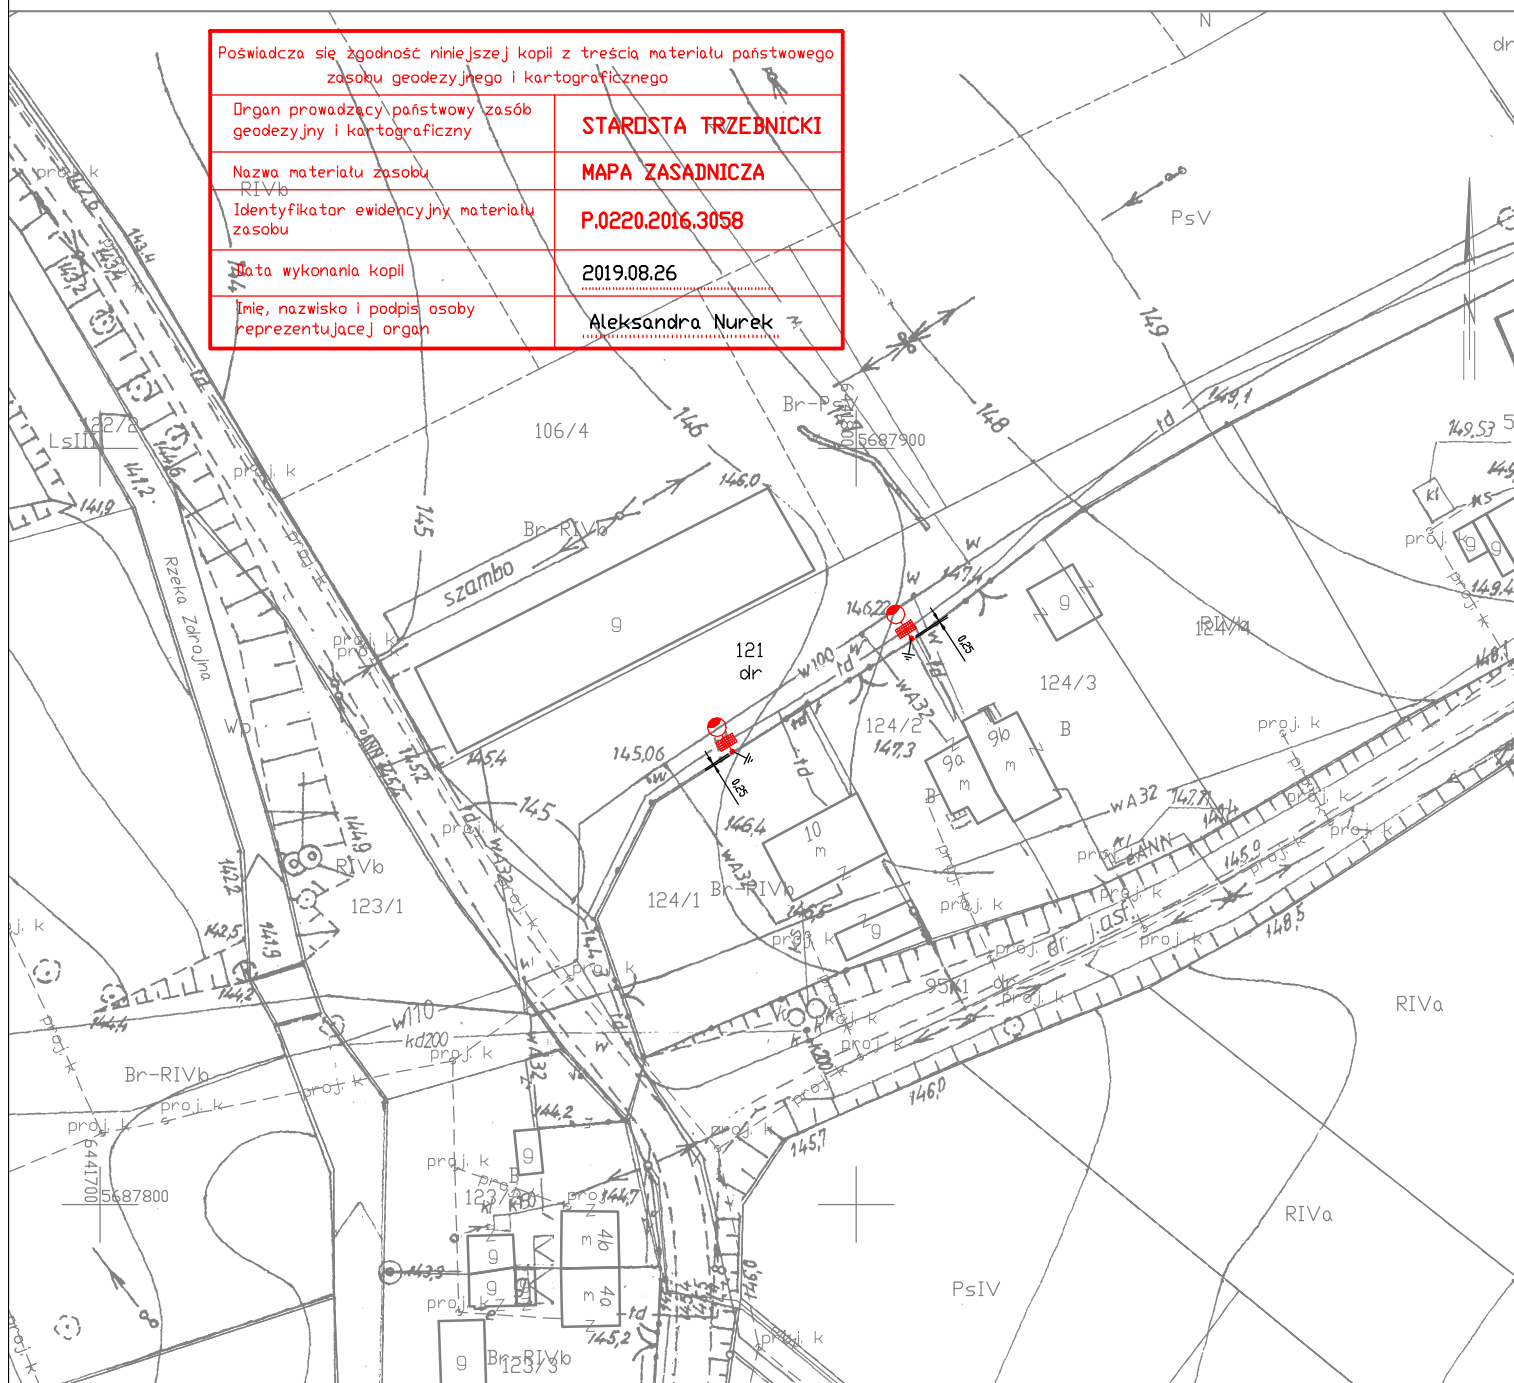

PRACOWNIA
PROJEKTOWA

Biurowisko: 55 - 120 Dłobocki Śl.,
Trzebnicka 101/1
tel.: 607-195-266
pphuelmat@wp.pl

TEMAT		PROJEKT ZAGOSPODAROWANIA TERENU Dobudowa lamp solarnych oświetlenia drogowego w ramach przebudowy dróg gminnych i powiatowych			
ADRES inwestycji		SUCHA WIELKA DZ. NR 121 AM-1 DOBREB SUCHA WIELKA GMINA ZAWONIA			
INWESTOR		GMINA ZAWONIA 55-106 ZAWONIA UL. TRZEBNICKA 11			
PROJEKTANT	mgr inż. Mateusz Głuch		Nr upr. 357/DOS/14		
ASYSTENT			Nr upr.		
BRANŻA ELEKTRYCZNA	STADIUM PB	DATA 09.2019	SKALA 1:1000	NR RYS. 7	

 

LEGENDA

projektowana lampa solarna LED FP-40W na słupie stalowym, stożkowym 6m, ocynkowanym ogniowo, na fundamencie F-100, z panelem fotowoltaicznym 80W, oraz akumulatorem LiFePO4 24Ah/12,8V (307 Wh)



uziemiaenie słupa $R < 10\Omega$