


ZESTAW WODOMIERZOWY 1:20

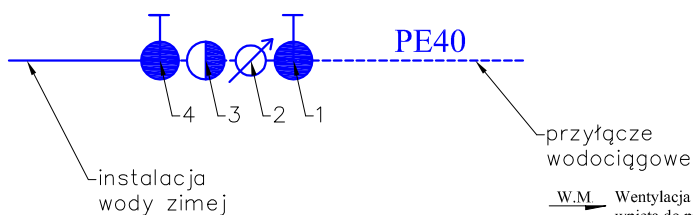

ZESTAWIENIE POMIESZCZEŃ

LP	Nazwa pomieszczenia	Rodzaj posadzki	Pow. [m <sup>2</sup> ]
1.	Pom. biblioteki	glazura	68,42
2.	Przedsiónek	glazura	4,05
3.	Kabina dla kobiet + ON	glazura	3,80
4.	Kabina dla mężczyzn	glazura	1,91
5.	Pomieszczenie socjalne	glazura	5,58
	SUMA		83,76

W.M. Wentylacja grawitacyjna wspomagana mechanicznie wpięta do przewodu istniejącego komina. Wentylacja zabudowana płytą GK. Wobec czego zmianie ulegnie wysokość pomieszczeń 2,3,4.

UWAGA!  
- Rysunek należy czytać wraz z opisem;  
- Wszystkie wymiary należy sprawdzić na budowie.

- 1 – zawór przelotowy kulowy DN 32
- 2 – wodomierz DN 32
- 3 – zawór zwrotny antyskażeniowy DN 32
- 4 – zawór przelotowy kulowy DN 32, odcinający przyłączy od instalacji wewnętrznej

LEGENDA:

- istniejące przyłączy wodociągowe PE 32mm
- instalacja wody zimnej PE 20–25mm
- instalacja wody ciepłej PE 20–25mm
- przykanalik kanalizacji sanitarnej PVC 160mm
- instalacja kanalizacyjna PVC 50–160mm

MTM PROJEKT BIURO PROJEKTÓW I REALIZACJI INWESTYCJI  
TOMASZ MUSIELAK, 56-300 MILICZ, PIĘKOCIN 38 A  
e-mail: mtmprojekt@wp.pl

NAZWA PROJEKTU		PRZEBUDOWA BUDYNKU ŚWIE TLICZY WIEJSKIEJ W CZESZOWIE ZE ZMIANĄ SPOSOBU UŻYTKOWANIA NA BIBLIOTEKĘ - PROJEKT ZAMIENNY	
LOKALIZACJA		CZESZÓW DZ.NR 984, CZĘŚĆ DZ. NR 985 AM 1, OBRĘB CZESZÓW [0004] J.E. ZAWONIA [022005_2]	PODPIS
PROJEKTANT	ARCHITEKTURA	M.MUSIELAK, NR UPR. 271/02/DUW, spec. instal. sanitarne	
	SPRAWDZAJĄCY	M.GRZEŚKOWIAK, NR UPR. WKP/0412/POOS/15, spec. instal. sanit.	
INWESTOR		GMINA ZAWONIA UL. TRZEBNICKA 11, 55-106 ZAWONIA	DATA 06.03.2020
RYSUNEK		INSTALACJA WOD.-KAN.	SKALA 1:100
			RYS. NR IS-1