


RZUT PIĘTRA  
INSTALACJA WOD-KAN  
1:100



Lp.	Pomieszczenie	Powierzchnia [m <sup>2</sup> ]	Posadzka
2.1	Klatka schodowa	15,15	glazura
2.2	Komunikacja	3,33	glazura
2.3	Biblioteka dla dzieci	23,35	wykładzina homogeniczna
2.4	Biblioteka dla dorosłych	80,27	wykładzina homogeniczna
2.5	Komunikacja	9,64	glazura
2.6	WC personelu	4,64	glazura
2.7	Zapl. kuchenne	4,76	glazura

Razem pow. użytkowa: 141,14 m<sup>2</sup> (całość przeznaczona pod bibliotekę)

- LEGENDA:
- istniejąca instalacja wod-kan
  - projektowana instalacja wody zimnej, PE 20mm
  - projektowana instalacja ciepłej wody użytkowej, PE 20mm
  - projektowana instalacja hydrantowa, stal ø40mm
  - projektowana instalacja kanalizacyjna, PVC 50–110mm

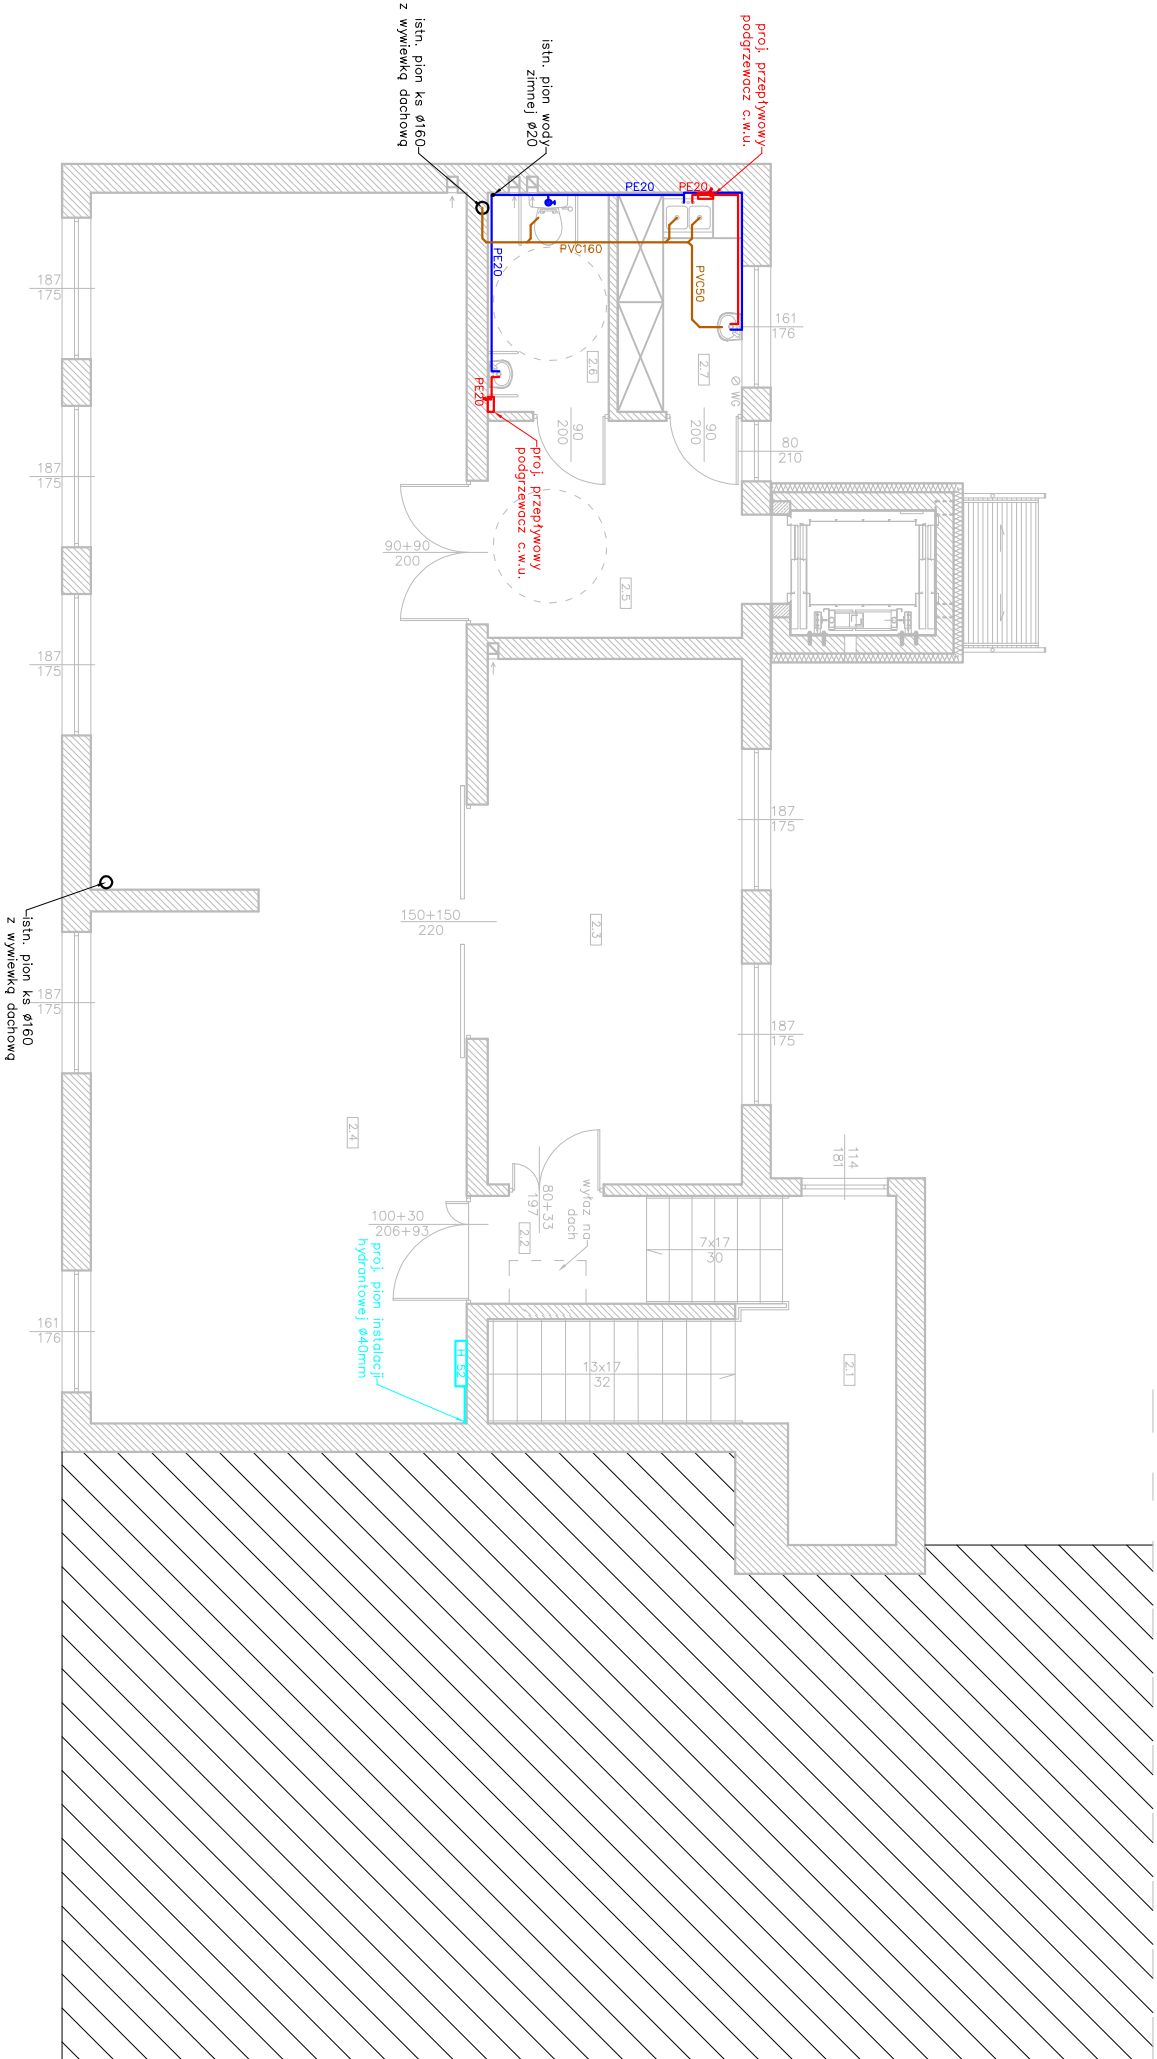

USŁUGI BUDOWLANE I PRZEMYSŁOWE MIROSŁAW MUSIELAK PIĘKOCIN 26, 56-300 MILICZ, TEL./FAX 71 38 32 972, www.bossprojekt.pl, e-mail: biuro@bossprojekt.pl			
NAZWA PROJEKTU		ROZBUDOWA I PRZEBUDOWA BUDYNKU GMINNEGO OŚRODKA KULTURY I BIBLIOTEKI W ZAWONI W RAMACH ZADANIA PN.: "NOWOCZESNE BIBLIOTEKI W GMINIE ZAWONIA - ROZBUDOWA I PRZEBUDOWA BUDYNKÓW BIBLIOTEKI W ZAWONI WRAZ Z FILIĄ BIBLIOTEKI W CZESZOWIE ORAZ ZAKUP WYPOSAŻENIA"	
LOKALIZACJA		ZAWONIA, DZ. NR EW. 130/2 OBRĘB ZAWONIA	PODPIS
INWESTOR	INST. SANITARNE	M. GRZEŚKOWIAK, NR UPR. WKp/0412/POOS/15, spec. inst. sanit.	
	SPE. INST. SANIT.	W. WARKOCZ, NR UPR. UAN/7342-3793, spec. instalacje sanitarne	
	ASYSTENT PROJ.	LAURA KULIK	
INWESTOR		GMINNY OŚRODEK KULTURY I BIBLIOTEKA W ZAWONI UL. TRZEBNICKA II, 55-106 ZAWONIA	DATA 13.04.2018
RYSUNEK		RZUT PIĘTRA - INSTALACJA WOD-KAN	SKALA 1:100 RYS. NR IS-3